


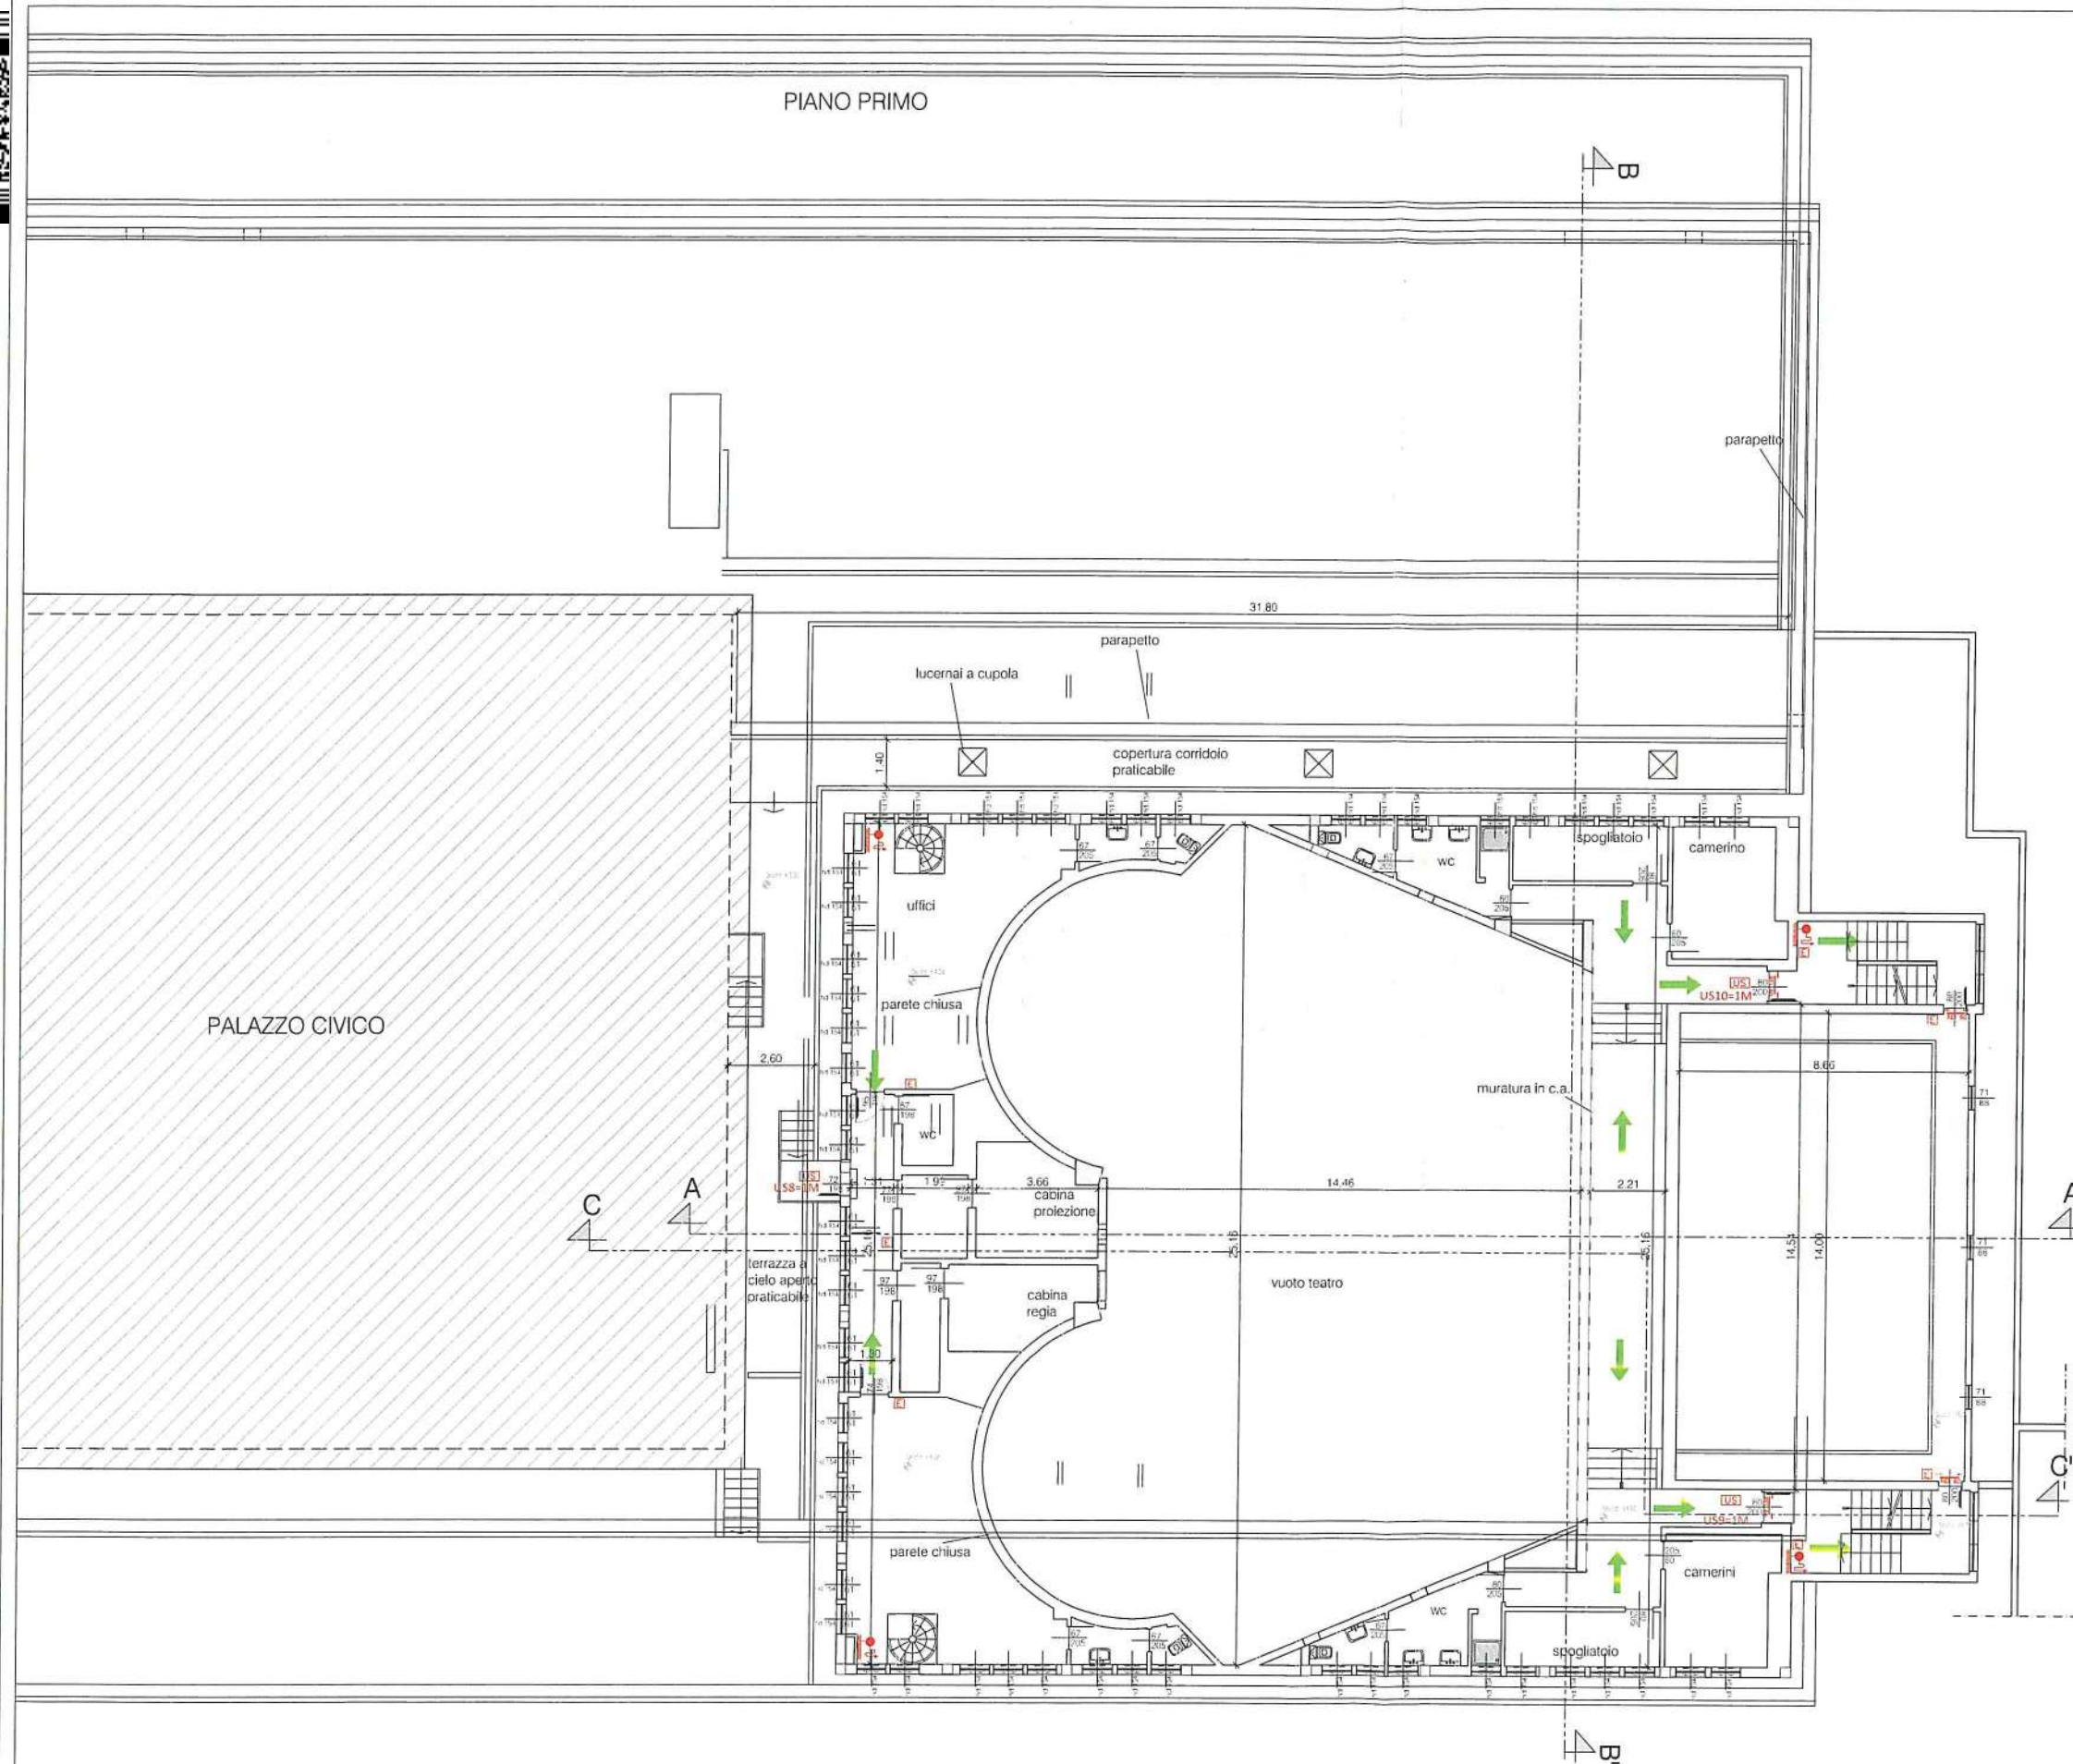

CALCOLO EVACUAZIONE		
SUP. LORDA LOCALE TEATRICO SPETTACOLO	=	774.94 MQ
PALCOSCENIO ATTORI PIANO TERRA	=	143.32 MQ
UFFICI PIANO TERRA	=	28.40 MQ
UFFICI PIANO PRIMO	=	137.07 MQ
CAMERINI SPOGLIATOIO PIANO PRIMO	=	155.10 MQ
Sup. Totale = 1.238.81 MQ		

USCITA	DIR. USCIO	MAXIMO AFFOLLAMENTO
US1	DIR. USCIO	180 P
US2	DIR. USCIO	120 P
US3	DIR. USCIO	180 P
US4	DIR. USCIO	300 P
US5	DIR. USCIO	120 P
US6	DIR. USCIO	60 P
US7	DIR. USCIO	60 P
US8	DIR. USCIO	60 P
US9	DIR. USCIO	60 P
US10	DIR. USCIO	60 P
TOTALE SALA PUBBLICO SPETTACOLO		
TOTALE ATTORI PALCOSCENIO		

PUBBLICO SPETTACOLO PT: 15M X 50 = 750 - 425 POSTI TEATRO VERIFICATO
UFFICI SALA REGIA: PT: 15M X 37.5 = 562.5
CAMERINI SPOGLIATOIO: PT: 15M X 37.5 = 562.5

- LUOGO DI RACCOLTA
- LUOGO SICURO
- ESTINTORE PORTATILE
- DRAPPEL A PARETE L'11-15
- INTANTE SOSPENSIONE (L'11-15)
- INFRATTO ALLARME ANTINCENDIO
- LUCE SICUREZZA
- PORTA DI
- USCITA DI SICUREZZA
- PERICOLO L'11-15
- ATTACCO AUTOPOMPA VUL.
- RILEVATORE A FUGO
- RILEVATORE LINEARE
- PULSANTE ANTINCENDIO
- CENTRALE ANTINCENDIO
- TROMBA ELETTRICA ALLARME ANTINCENDIO
- QUADRO ELETTRICO
- PULSANTE DI SGANCIO GRUPPO DI CONTINUITA' TEATRO
- PULSANTE DI SGANCIO QUADRO ELETTRICO GENERALE TEATRO

I Direttori Operativi
Impianti Meccanici Per. Ind. Oliviero Anghetti
Impianti Elettrici Per. Ind. Paolo Montagna

Il Direttore dei Lavori
Arch. Anna Chimenti

Il progettista degli Impianti Elettrici
Per. Ind. Bernardo Chizzoli

Il Responsabile del Procedimento
e Direttore di Settore
Dott. Ing. Giuseppe Colli Franzoni

Milano	App. Dis. Emittente	Redatto da
Comune di Milano	DIREZIONE CENTRALE TECNICA SETTORE IMPIANTI SERVIZIO PROGETTAZIONE IMPIANTI	
Tavola: AR.03	Progetto: INTERVENTI DI MANUTENZIONE STRAORDINARIA PRESSO IL TEATRO DELLA XIV VIA DOLIO 18 Richiesta alla C.P.V. del parere di agibilità definitiva per locali di pubblico spettacolo	
C.U.P. 84/B3000180004	Localizzazione: TEATRO DELLA XIV - VIA DOLIO 18 MILANO	Zona: 4
Descrizione tavola: PLANIMETRIA PIANO PRIMO		
Responsabile del Procedimento: DOTT. ING. GIUSEPPE COLLI FRANZONI	Tecnico Antincendio: DOTT. ING. GIUSEPPE COLLI FRANZONI	Data: OTTOBRE 2016
Direttore dei Lavori: ARCH. ANNA CHIMENTI	Progettista: ARCH. ANNA CHIMENTI	Scala: 1:100
E' vietata la ristampa o l'uso non autorizzato senza la preventiva autorizzazione del Comune di Milano		

